


<b>SIMBOLOGIA</b>	
TP	Tubulação Plástica

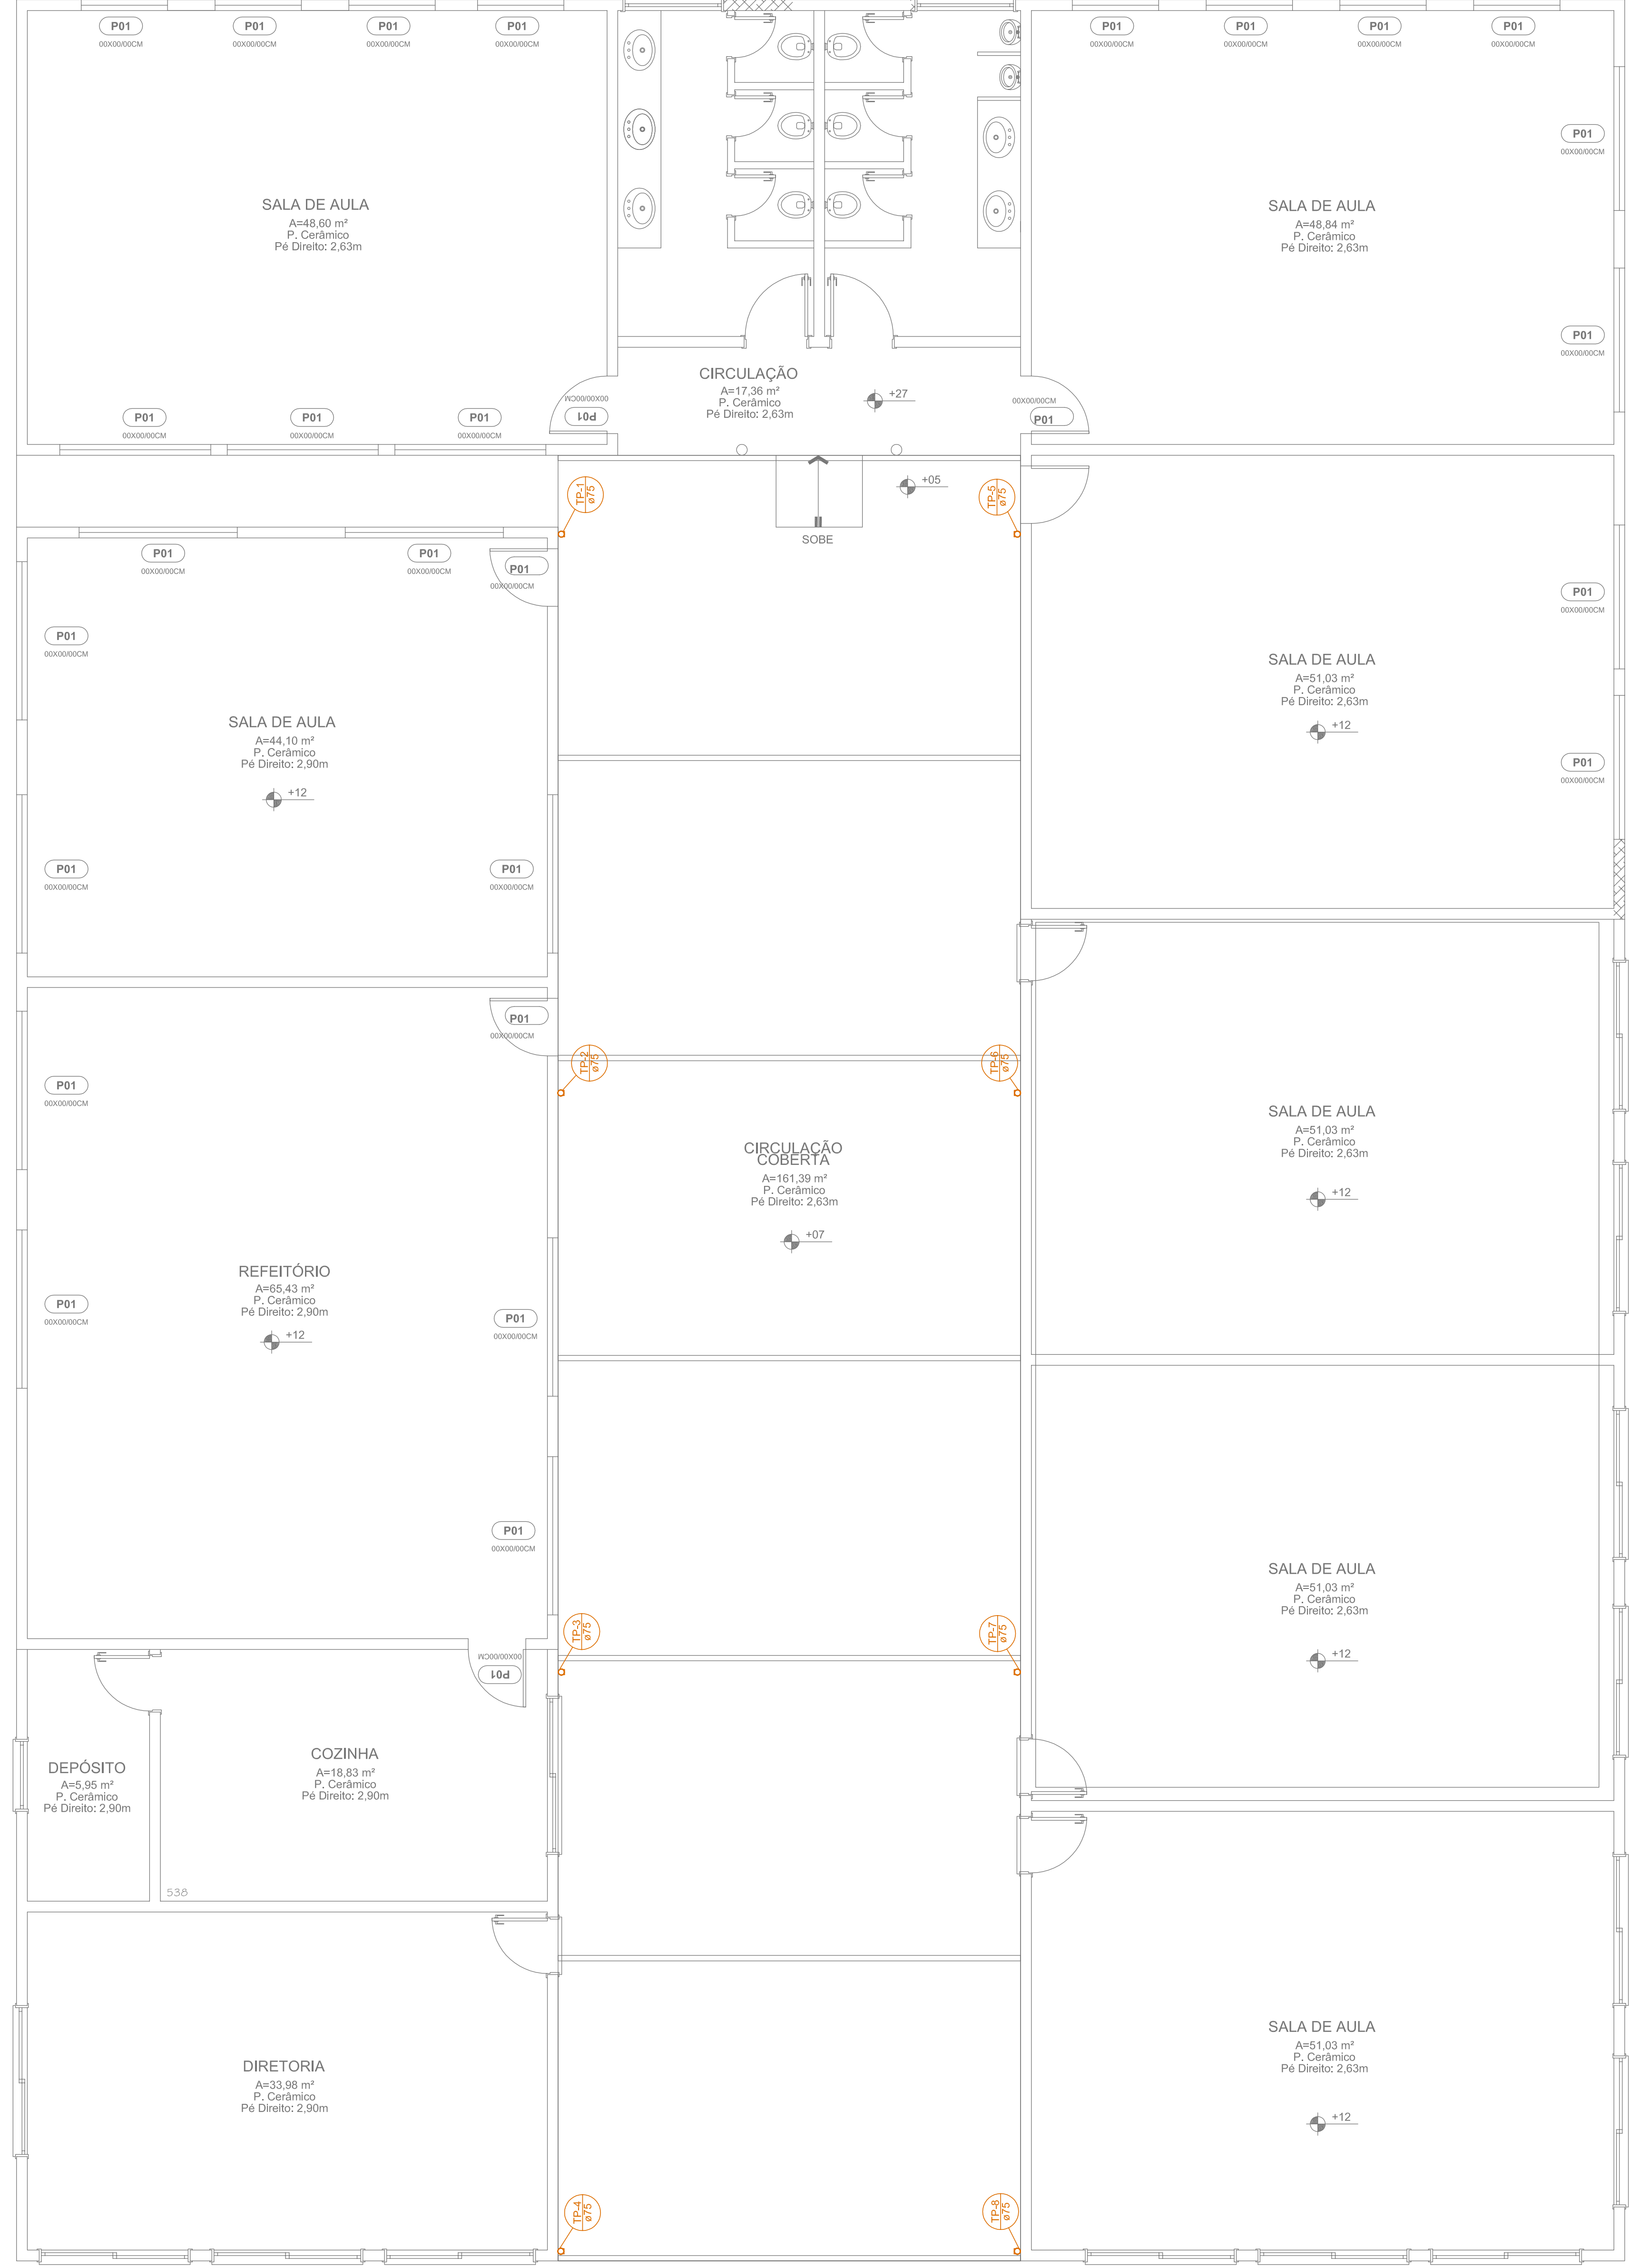

NÚMERO	DATA	REVISÕES	DESCRIÇÃO	DESENHO	VERIF.

**PROJETO HIDROSSANITÁRIO**



**EQUIPE TÉCNICA:**  
 Eng.º Civil Celso Zanoni Filho  
 Eng.º Civil Roberto Carlos da Silva  
 Eng.º Civil Roberto Carlos da Silva  
 CREA/SC 147.347-0  
 Eng.º Edicéia Eduardo Marcelo da Silva  
 Eng.º Mecânica Edson Domingos Guimarães  
 CREA/SC 075.435-1  
 Eng.º Arquitetura e Urbanismo David Tartari  
 CAU/SC 4110222-2

Eng.º Civil Celso Zanoni Filho

Prof.ª Msc. Governador Celso Ramos  
 CNPJ: 82.892.373/0001-99

EBM Prefeito João Balduino Sobrinho  
 Rua Rosendo Joaquim Chagas  
 1301-100, Itaipava, SC

PROJETO	
LOCAL OBRA	
PROPOSTA	
CONTRATO	
EMPRESA	
PROJETA	
INDIC.	HS 01 / 02

**PLANTA BAIXA - TÉRREO**  
 ESCALA 1:50