

ERADOR PARA MOTOR A GASOLINA



RIO

x

ASS. RESP. TECNICO

EDUARDO CHAVES CABRAL
ENG° ELETRICISTA-CREA N° 076392-4

FE MIRANTE
ADOR CELSO RAMOS

REFERENCIA PROJETO ELETRICO
PAVTO TERREO, 1° PAVTO
DIAGRAMA UNIFILAR E QUADRO DE CARGAS

RA MUNICIPAL DE GOVERNADOR CELSO RAMOS

via Nézio Manoel Miranda, FAZENDA DA ARMAÇÃO
NADOR CELSO RAMOS - SC.

FOLHA


UNICA

9*

DES.
m@rio j.b.

ARQU.
CAFE MIRANTE


ESCALA
INDICADA

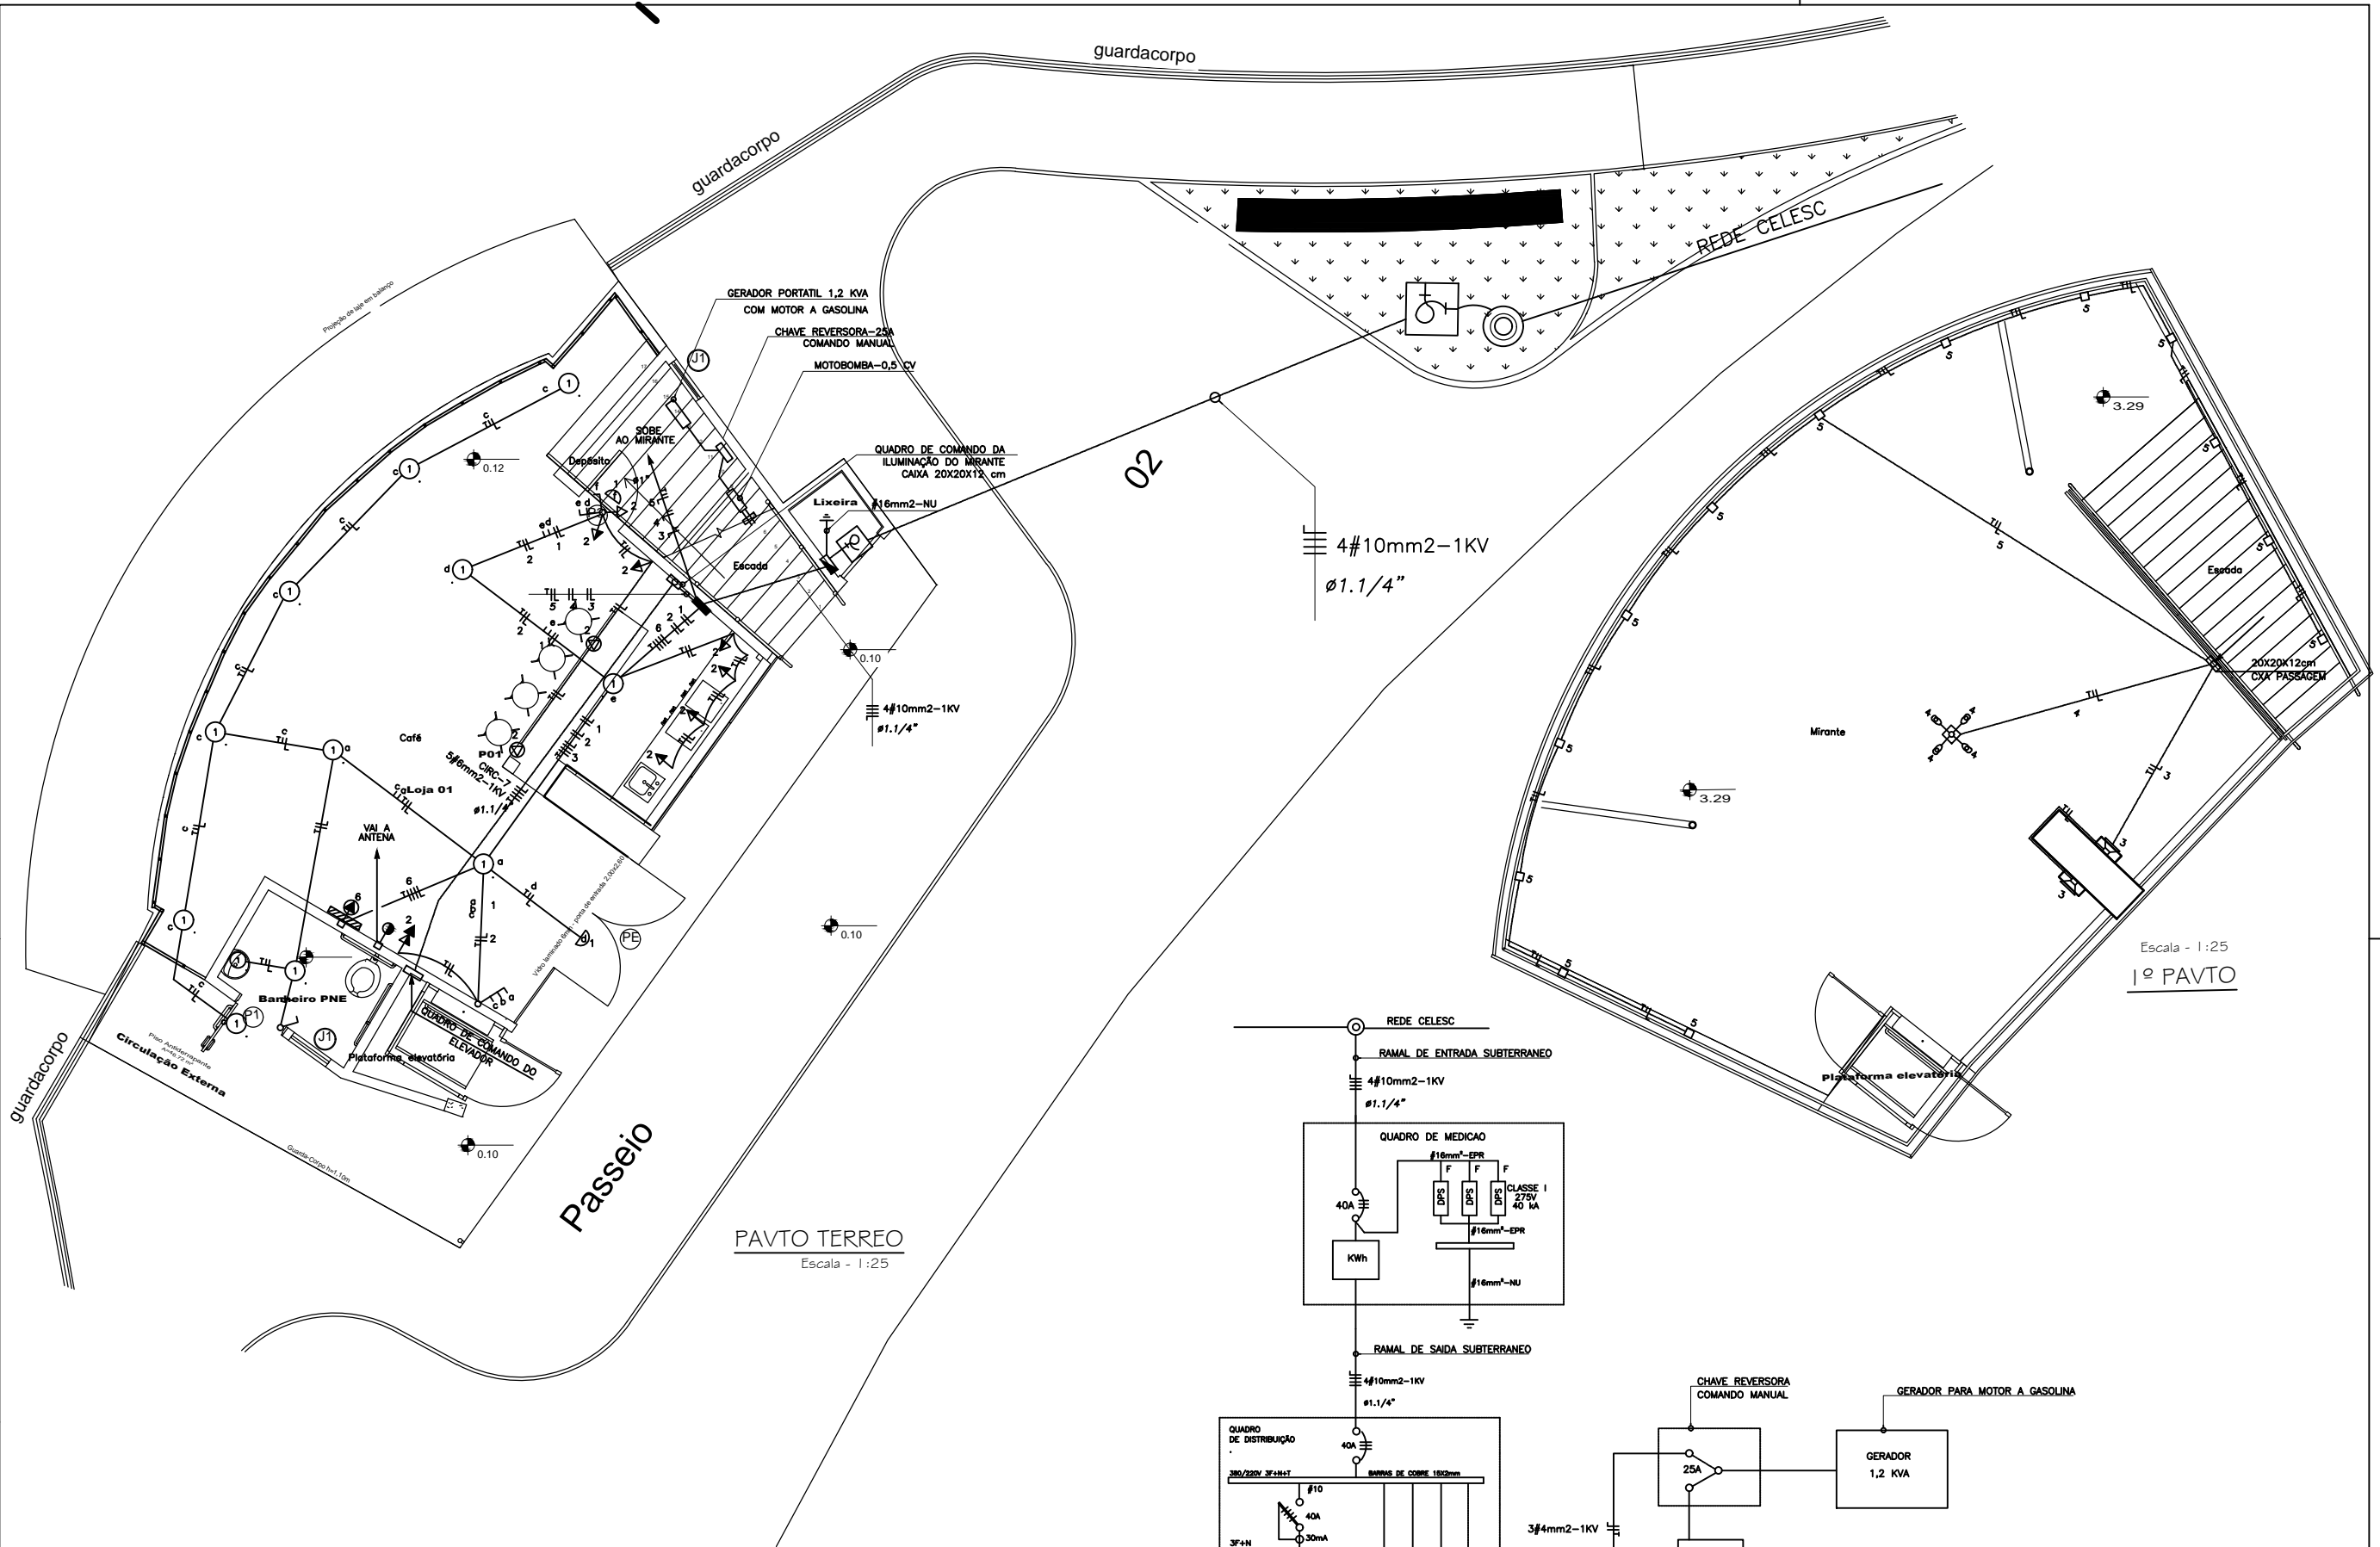

PAVTO TERREO
Escala - 1:25

Escala - 1:25
1º PAVTO

SIMBOLOGIA			
	QUADRO DE DISTRIBUICAO		CAIXA DE PASSAGEM
	ARANDELA		ELETRODUTO QUE DESCE
	PONTO DE LUZ		ELETRODUTO QUE SOBE
	TOMADA MONOFASICA BAIXA, MEDIA, ALTA		CONDUTOR FASE, NEUTRO, RETORNO, TERRA.
	INTERRUPTOR PARALELO DE 1, 2, 3 TECLAS.		UNIDADE INTERNA DE AR CONDICIONADO
	INTERRUPTOR SIMPLES DE 1, 2, 3 TECLAS.		TOMADA ANTENAS h=0,30 cm DO PISO
	ELETRODUTO EMBUTIDO EM PAREDE OU LAJE		ILUMINAÇÃO NO PISO
	ELETRODUTO EMBUTIDO NO PISO		REFLETOR

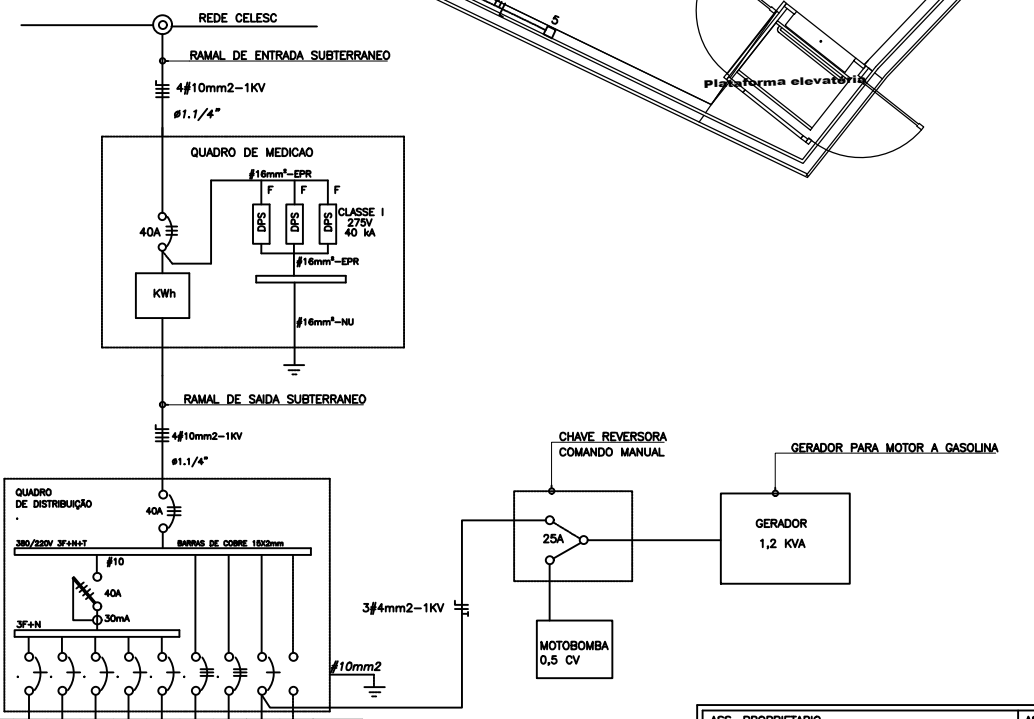

CIRCUITO	1	2	3	4	5	6	7	8	RES.	TOTAL
ILUMINAÇÃO	680	-	332	600	260	-	-	-	-	1872
TOMADAS	-	2200	-	-	-	-	-	-	-	2200
MOTO BOMBA 0,5 CV	-	-	-	-	-	-	-	368	-	368
AR COND.	-	-	-	-	3800	-	-	-	-	3800
ELEVADOR 1X5,0 CV	-	-	-	-	-	-	-	3680	-	3680
TOTAL	680	2200	332	600	260	3800	3680	368	-	11920
FAIXA F/A/T	3/2,5	3/4	3/2,5	3/2,5	3/4	3/4	3/4	3/4	-	5/10
DISJUNTOR (A)	B-16 4 KA	B-25 4 KA	B-16 4 KA	B-16 4 KA	B-16 4 KA	C-25 4 KA	C-32 4 KA	C-25 4 KA	-	C-40 10 KA
DIVISAO POR FASE	A	B	A	C	C	ABC	ABC	B	-	ABC

ASS. PROPRIETARIO	ASS. RESP. TECNICO
	EDUARDO CHAVES CABRAL ENGº ELETRICISTA-CREA Nº 076392-4
OBRA	REFERENCIA
CAFE MIRANTE GOVERNADOR CELSO RAMOS	PROJETO ELETRICO PAVTO TERREO, 1º PAVTO DIAGRAMA UNIFILAR E QUADRO DE CARGAS
PROPRIETARIO	FOLHA
PREFEITURA MUNICIPAL DE GOVERNADOR CELSO RAMOS	UNICA
LOCAL	ESCALA
Rodovia Nélio João Miranda, FAZENDA DA ARMAÇÃO GOVERNADOR CELSO RAMOS - SC.	INDICADA
DATA	DES.
03/12/2019	m@rio Jb.
ARQº	ESCALA
CAFE MIRANTE	INDICADA